



中国市政工程中南设计研究总院有限公司
 出图专用章
 工程设计综合资质甲级。
 证书号: A142001257 有效期至2025年03月02日

说明:
 1. 本图尺寸及管径单位: 毫米; 标高单位: 米。
 2. 本图采用大地2000坐标系, 国家85高程系。

中国市政工程中南设计研究总院有限公司 工程设计综合资质甲级A142001257 工程咨询甲级12120070023	工程名称	珠三角水资源配置工程东莞配套芦花坑水厂一期工程			
	子项	净水工程			
图名	机修仓库工艺平面图				
审定	陈才高	张才高	专业负责人	韩佩君 刘嘉靖 陈佩君 刘嘉靖	
审核	胡新立	七月新	校核	余军	设计
项目负责人	陈燕波 吴艳华	设计	曹孟禹	曹孟禹	
设计号	给06-2021-56	设计阶段	施工图设计	版本	A
图号	施给1801	专业	工艺	日期	2021.12

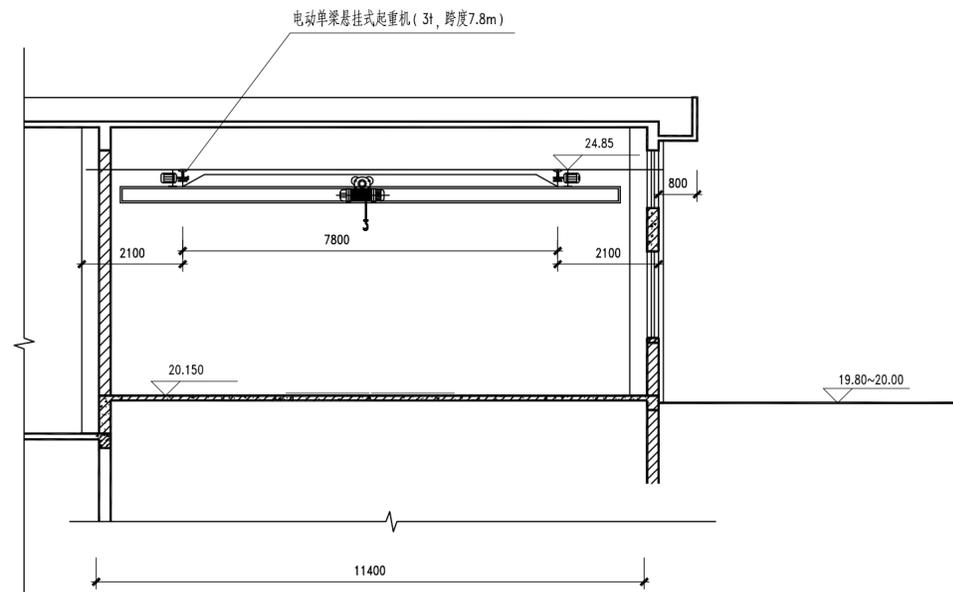


1-1剖面图 1:100

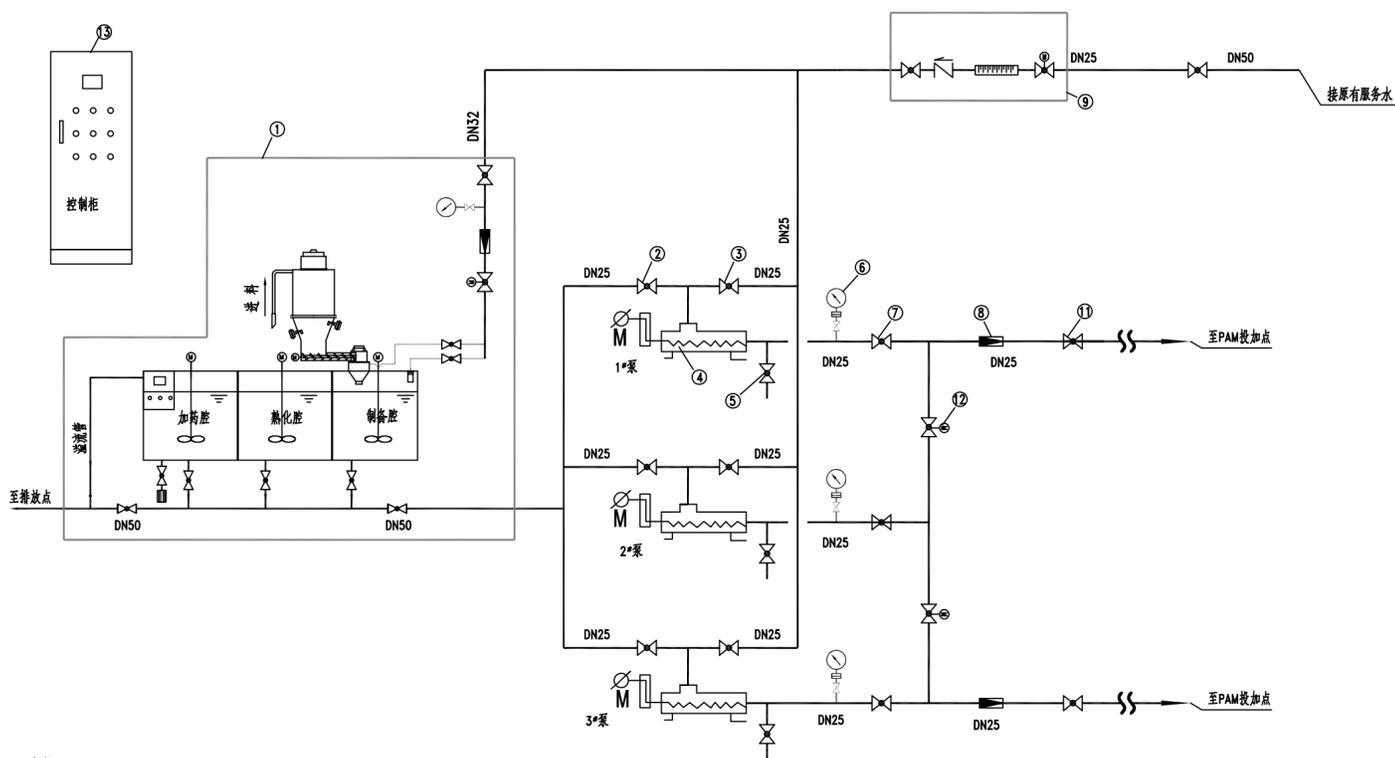

PAM加药系统图

说明:

1. 本图尺寸及管径单位: 毫米; 标高单位: 米。
2. 本图采用大地2000坐标系, 国家85高程系。

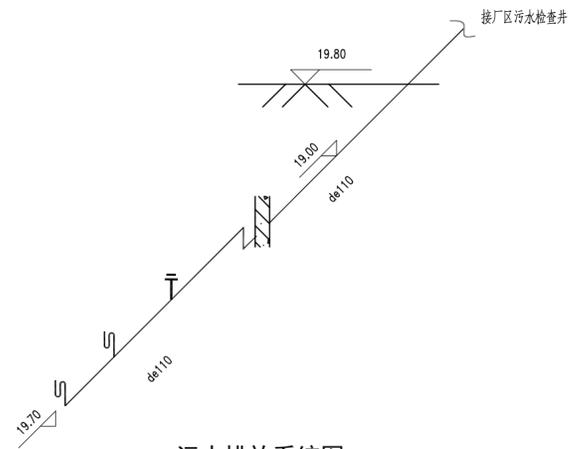

污水排放系统图

设备材料一览表

编号	名称	规格	材料	单位	数量	备注
①	三腔式PAM制备装置	2~10kg/h, P=10KW	成品	套	1	含电动机、液位计、输送机一体化装置
②	手动阀	DN25	球墨铸铁	个	3	泵进液
③	手动阀	DN25	球墨铸铁	个	3	泵冲洗
④	螺杆泵	Q=1m³/h, H=40m	成品	个	3	用于输送药液, 2用1备
⑤	手动阀	DN15	球墨铸铁	个	3	排放
⑥	普通压力表		成品	个	3	
⑦	手动阀	DN25	球墨铸铁	个	3	检修阀
⑧	流量计	DN25	成品	套	2	
⑨	进水溶解	DN25	成品	套	1	含电动机、水表、Y型过滤器、倒流防止器、手动阀
⑩	防水套管	de50	Q235B	个	3	07MS101-5-16
⑪	手动阀	DN25	球墨铸铁	个	2	检修阀
⑫	电动阀	DN25	成品	套	2	
⑬	防水套管	de110	Q235B	个	2	07MS101-5-16
⑭	控制柜		成品	套	1	
⑮	防水套管	de25	Q235B	个	2	07MS101-5-16
⑯	管线	de25	PE100	米	20	含弯头及三通
⑰	管线	de50	PE100	米	10	含弯头及三通
⑱	管线	de110	PE100	米	5	含弯头及三通
⑲	电动单梁悬挂式起重机	G=3T, Lk=7.80m, H=7.00m, N=2x0.8+7.5kW	成品	套	2	配CD1型电动葫芦, 轨道工字钢L=12.32m
⑳	钢板		钢	m²	2.6	B=0.2m
㉑	磷酸铵盐干粉灭火器	MF/ABC5	成品	个	8	每2个放置在1个灭火器箱内, 配置4个灭火器箱
㉒	地漏	DN110	成品	个	1	含S存水弯, 密封高度不得小于50mm
㉓	洗手池		成品	套	1	含龙头、角阀、下水栓等配件
㉔	管线	de50	PE100	米	6	含弯头及三通
㉕	管线	de110	PE100	米	6	含弯头及三通

中国市政工程中南设计研究总院有限公司 工程设计综合资质甲级A142001257 工程咨询甲级12120070023	工程名称	珠三角水资源配置工程东莞配套芦花坑水厂一期工程
	子项	净水工程
图名	机修仓库工艺剖面图	
审定	陈才高	专业负责人 韩佩君 刘嘉靖
审核	胡新立	校核 余军
项目负责人	陈燕波 吴艳华	设计 曹孟禹 曹孟禹
设计号	给06-2021-56	设计阶段 施工图设计 版本 A
图号	施-给1802	专业 工艺 日期 2021.12