
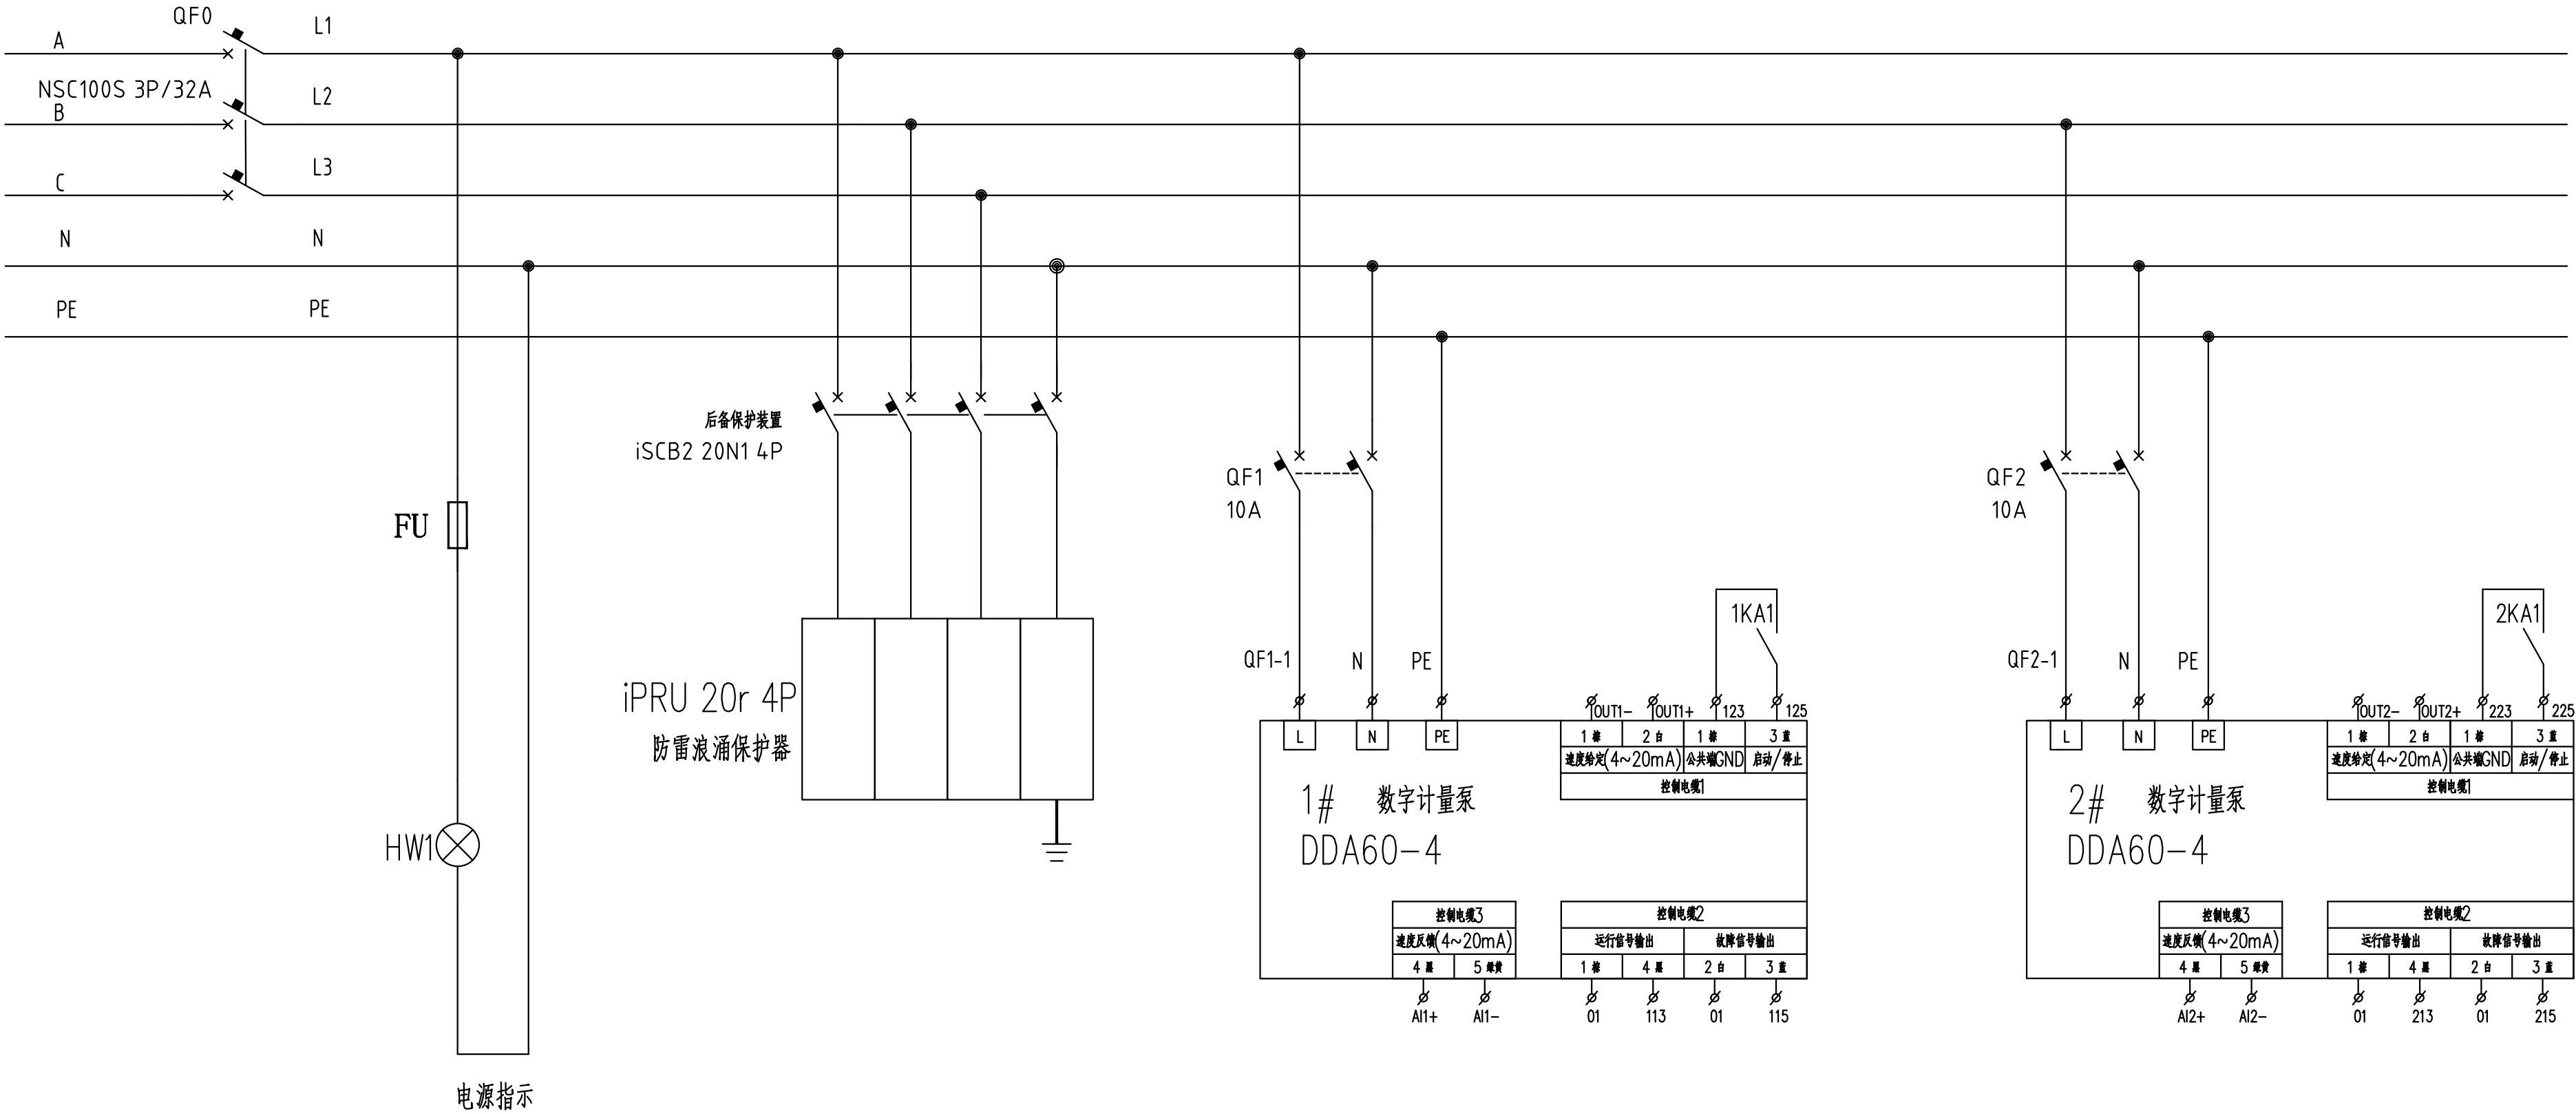


[illegible]

进线电源: 380V 50Hz 20kW YJV-5×6


[illegible]

会	给水	建筑	电气	设备	结构	材料	工艺	环境	景观
参	排水	结构	仪表	暖通		地基	卫生	环卫	总体

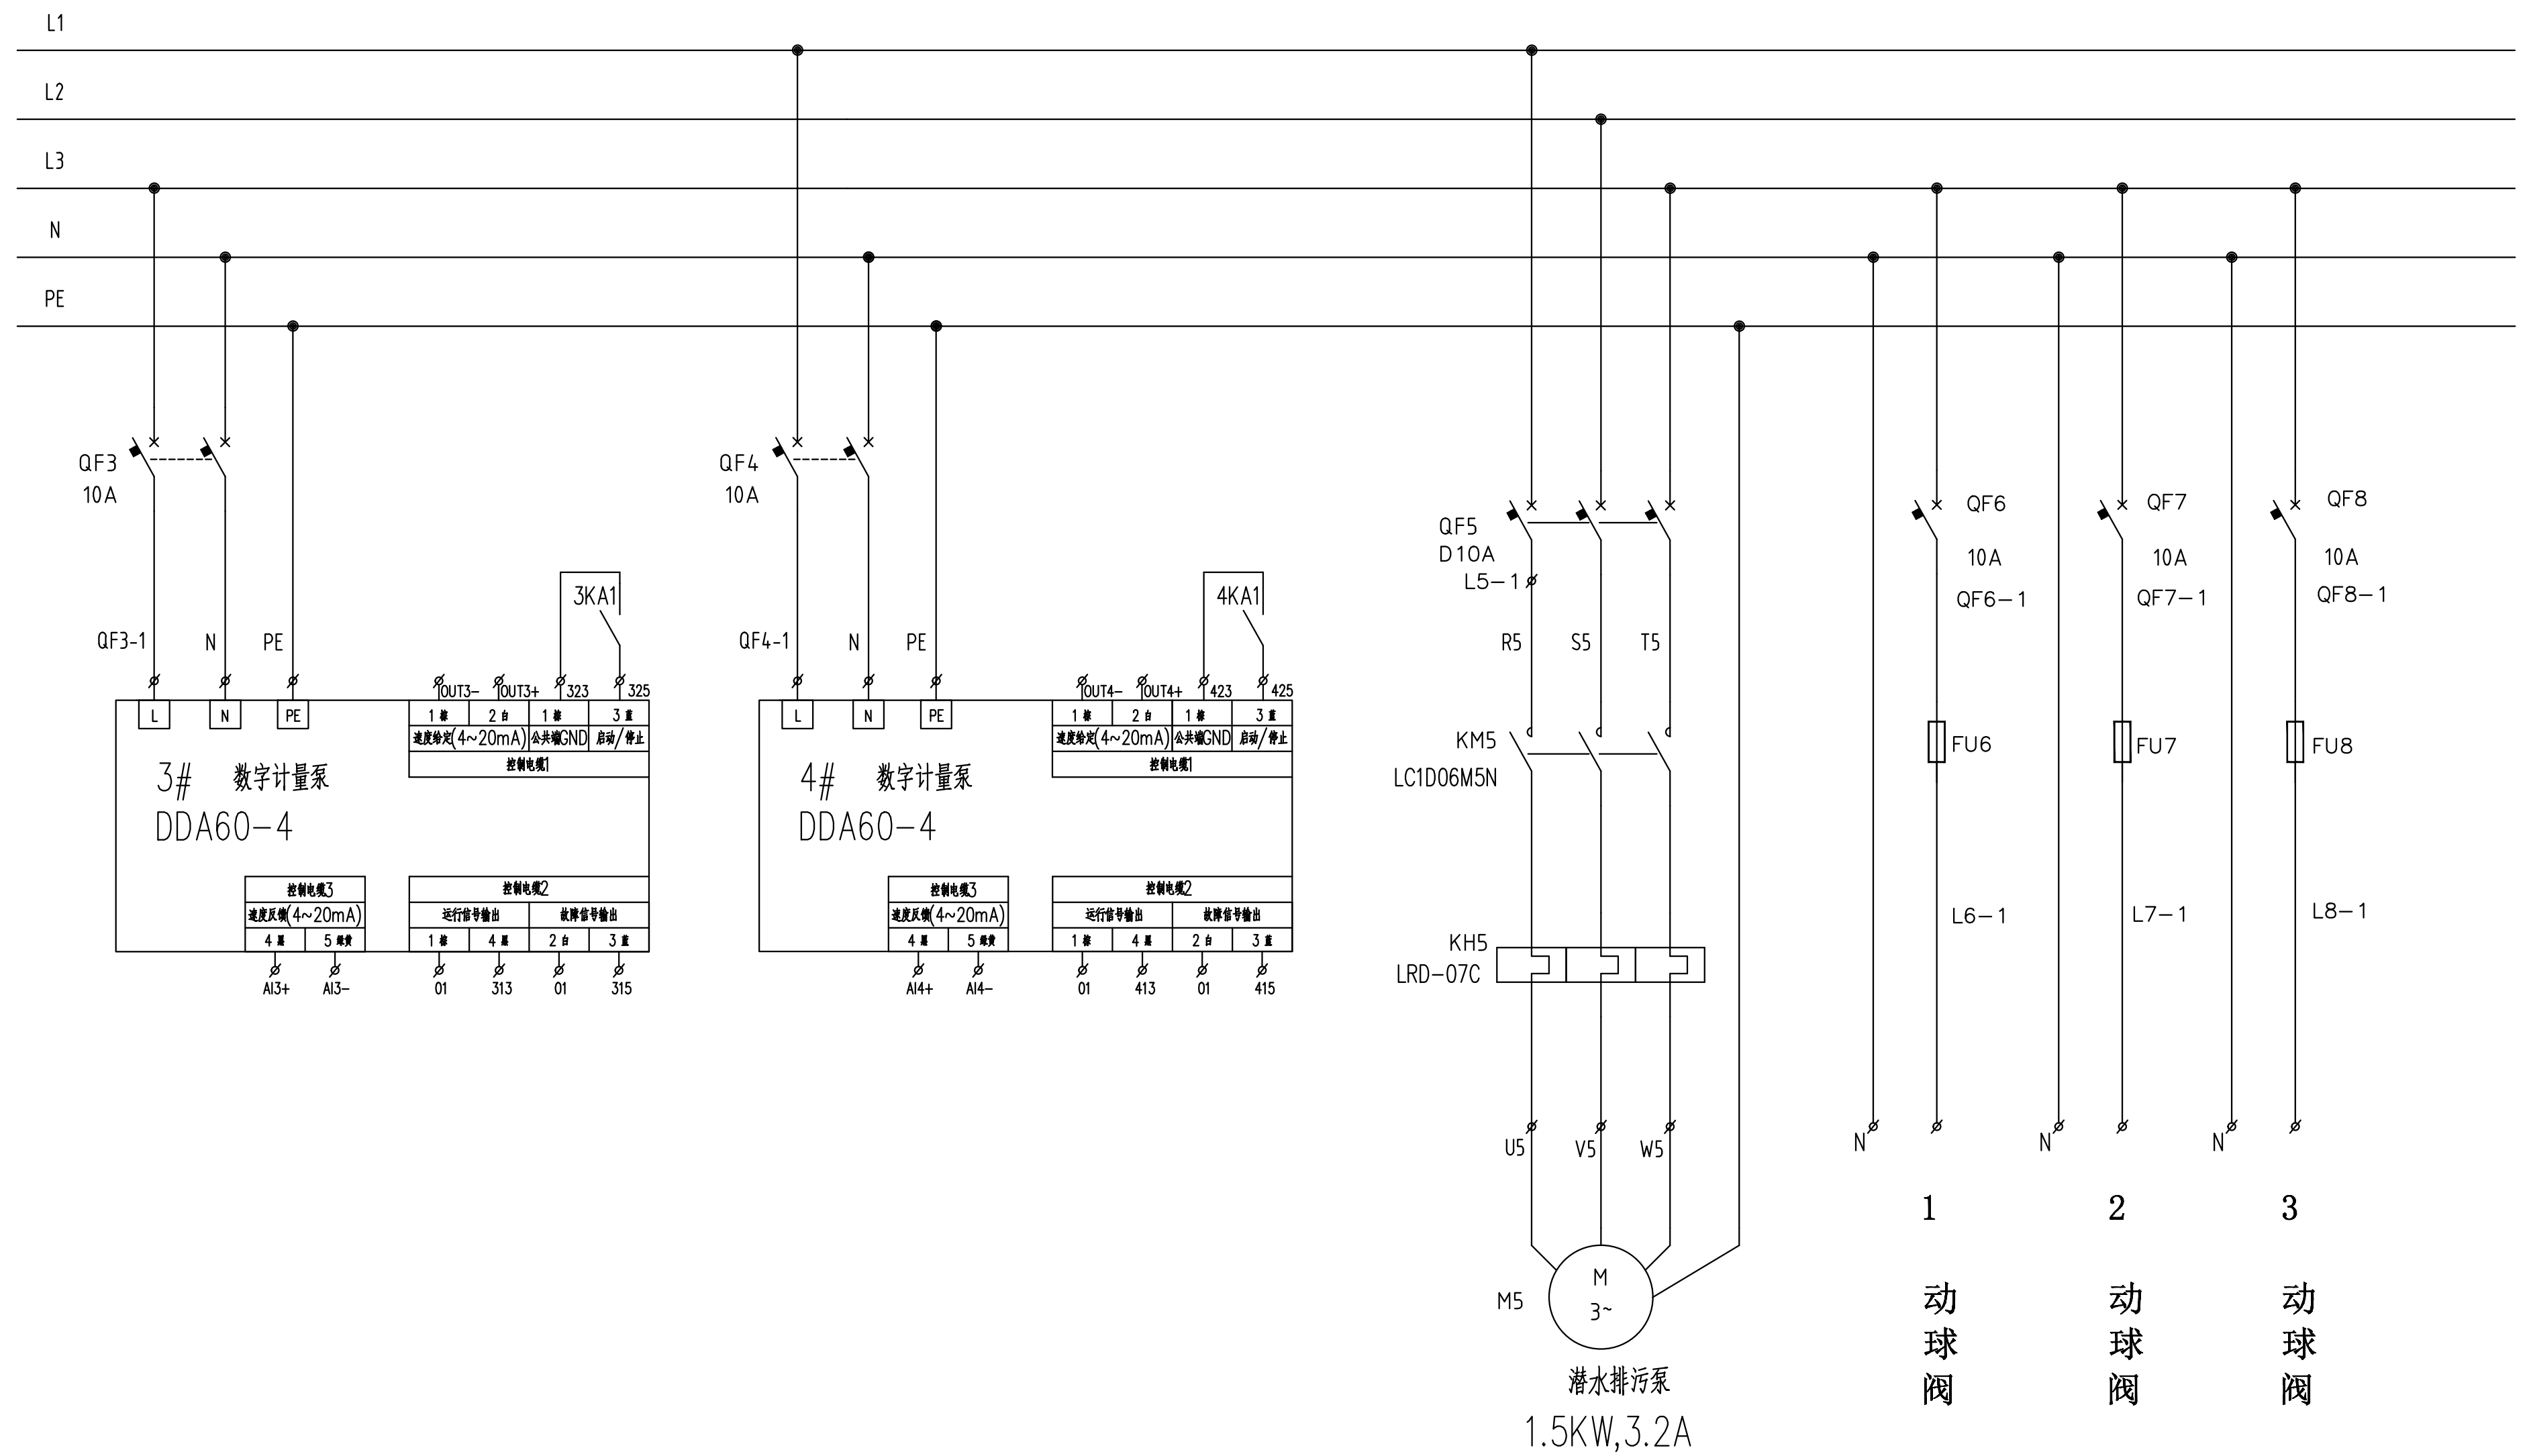


			校 核			阶 段				主回路图2	项目编号	
审 核			校 对			专 业	工 艺				子项名称	
设计负责人			设 计			比 例	见 图				图 号	
专业负责人			制 图			日 期					修 正 号	

会签	结构	仪表	暖通	桥架	环境	总体
排水	建筑	电气	设备	道路	水工	景观
给水						

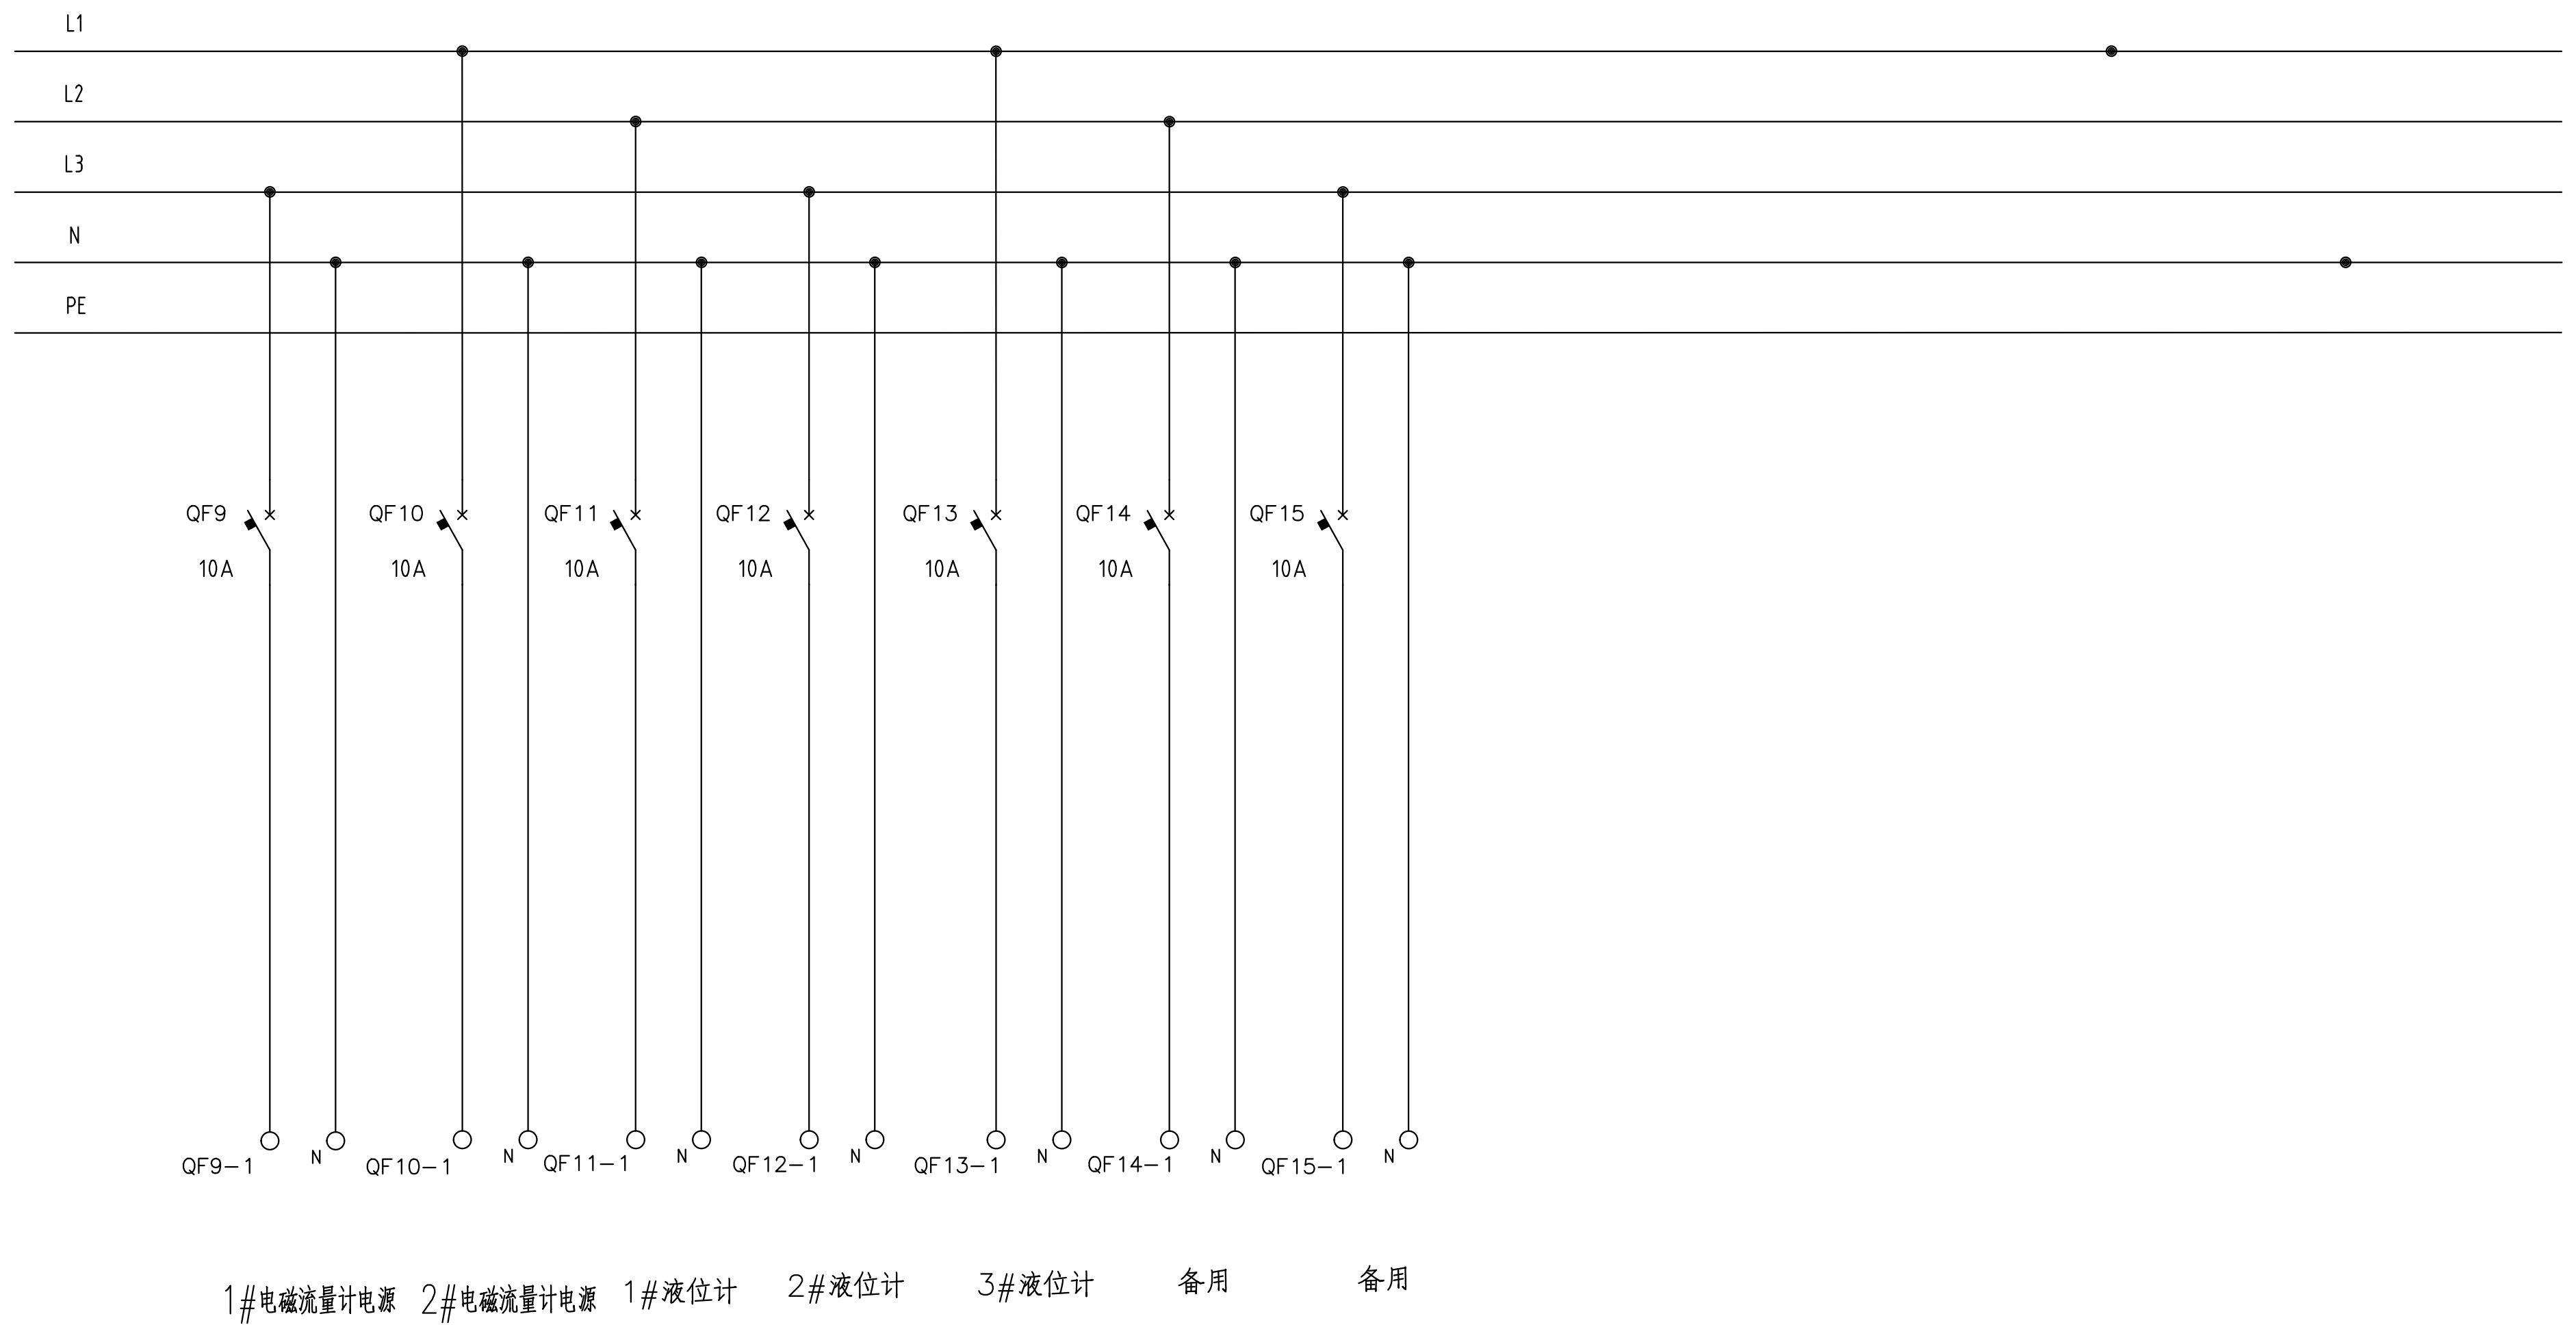


			校 核		阶 段		主回路图3	项目编号	
审 核			校 对		专 业	工 艺		子项名称	
设计负责人			设 计		比 例	见 图		图 号	
专业负责人			制 图		日 期			修 正 号	

会签	给水	建筑	电气	设备	道路	水工	景观
	排水	结构	仪表	暖通	桥梁	环卫	总体

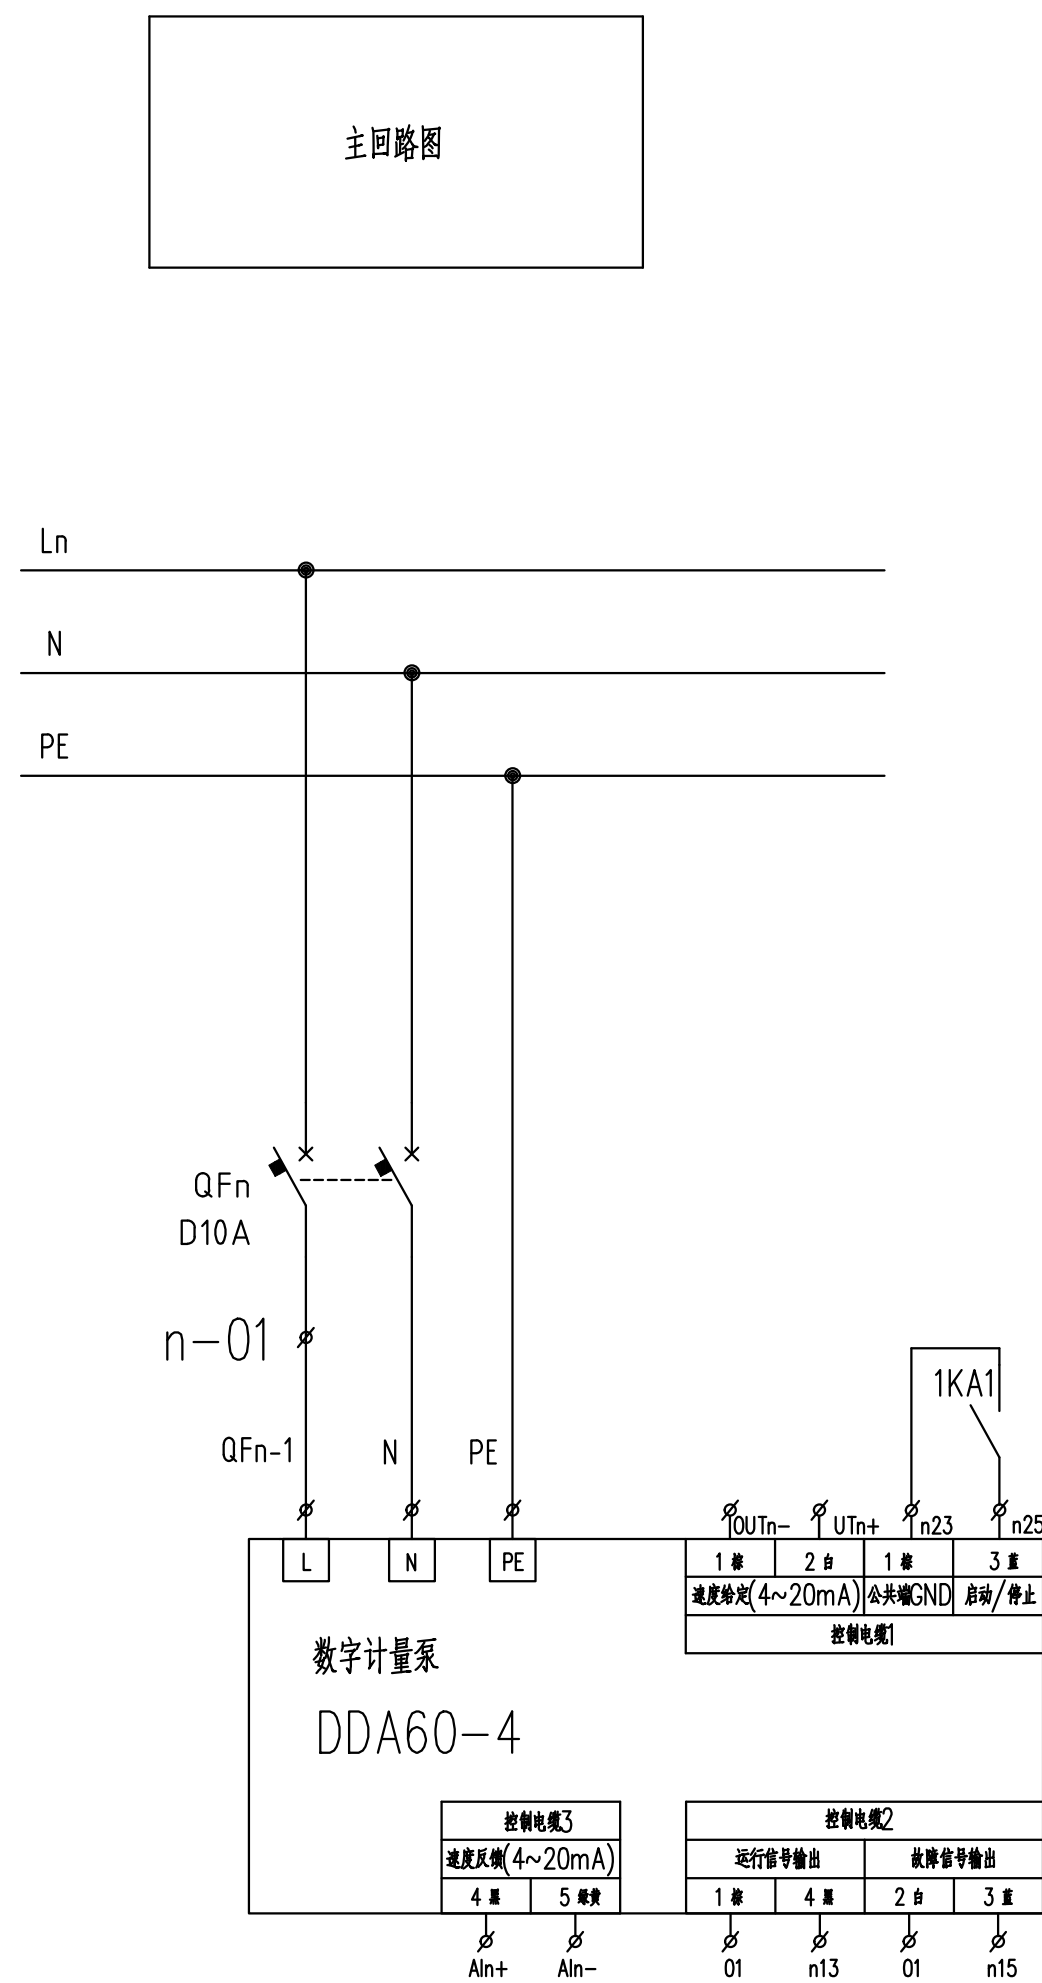



说明: n 为回路编号(柜编号/回路序号) 共四套, $n: 1 \sim 4$

数字计量泵控制回路							
控制电源	手动/自动	PLC开停	运行信号	故障信号	运行指示	停止指示	故障指示

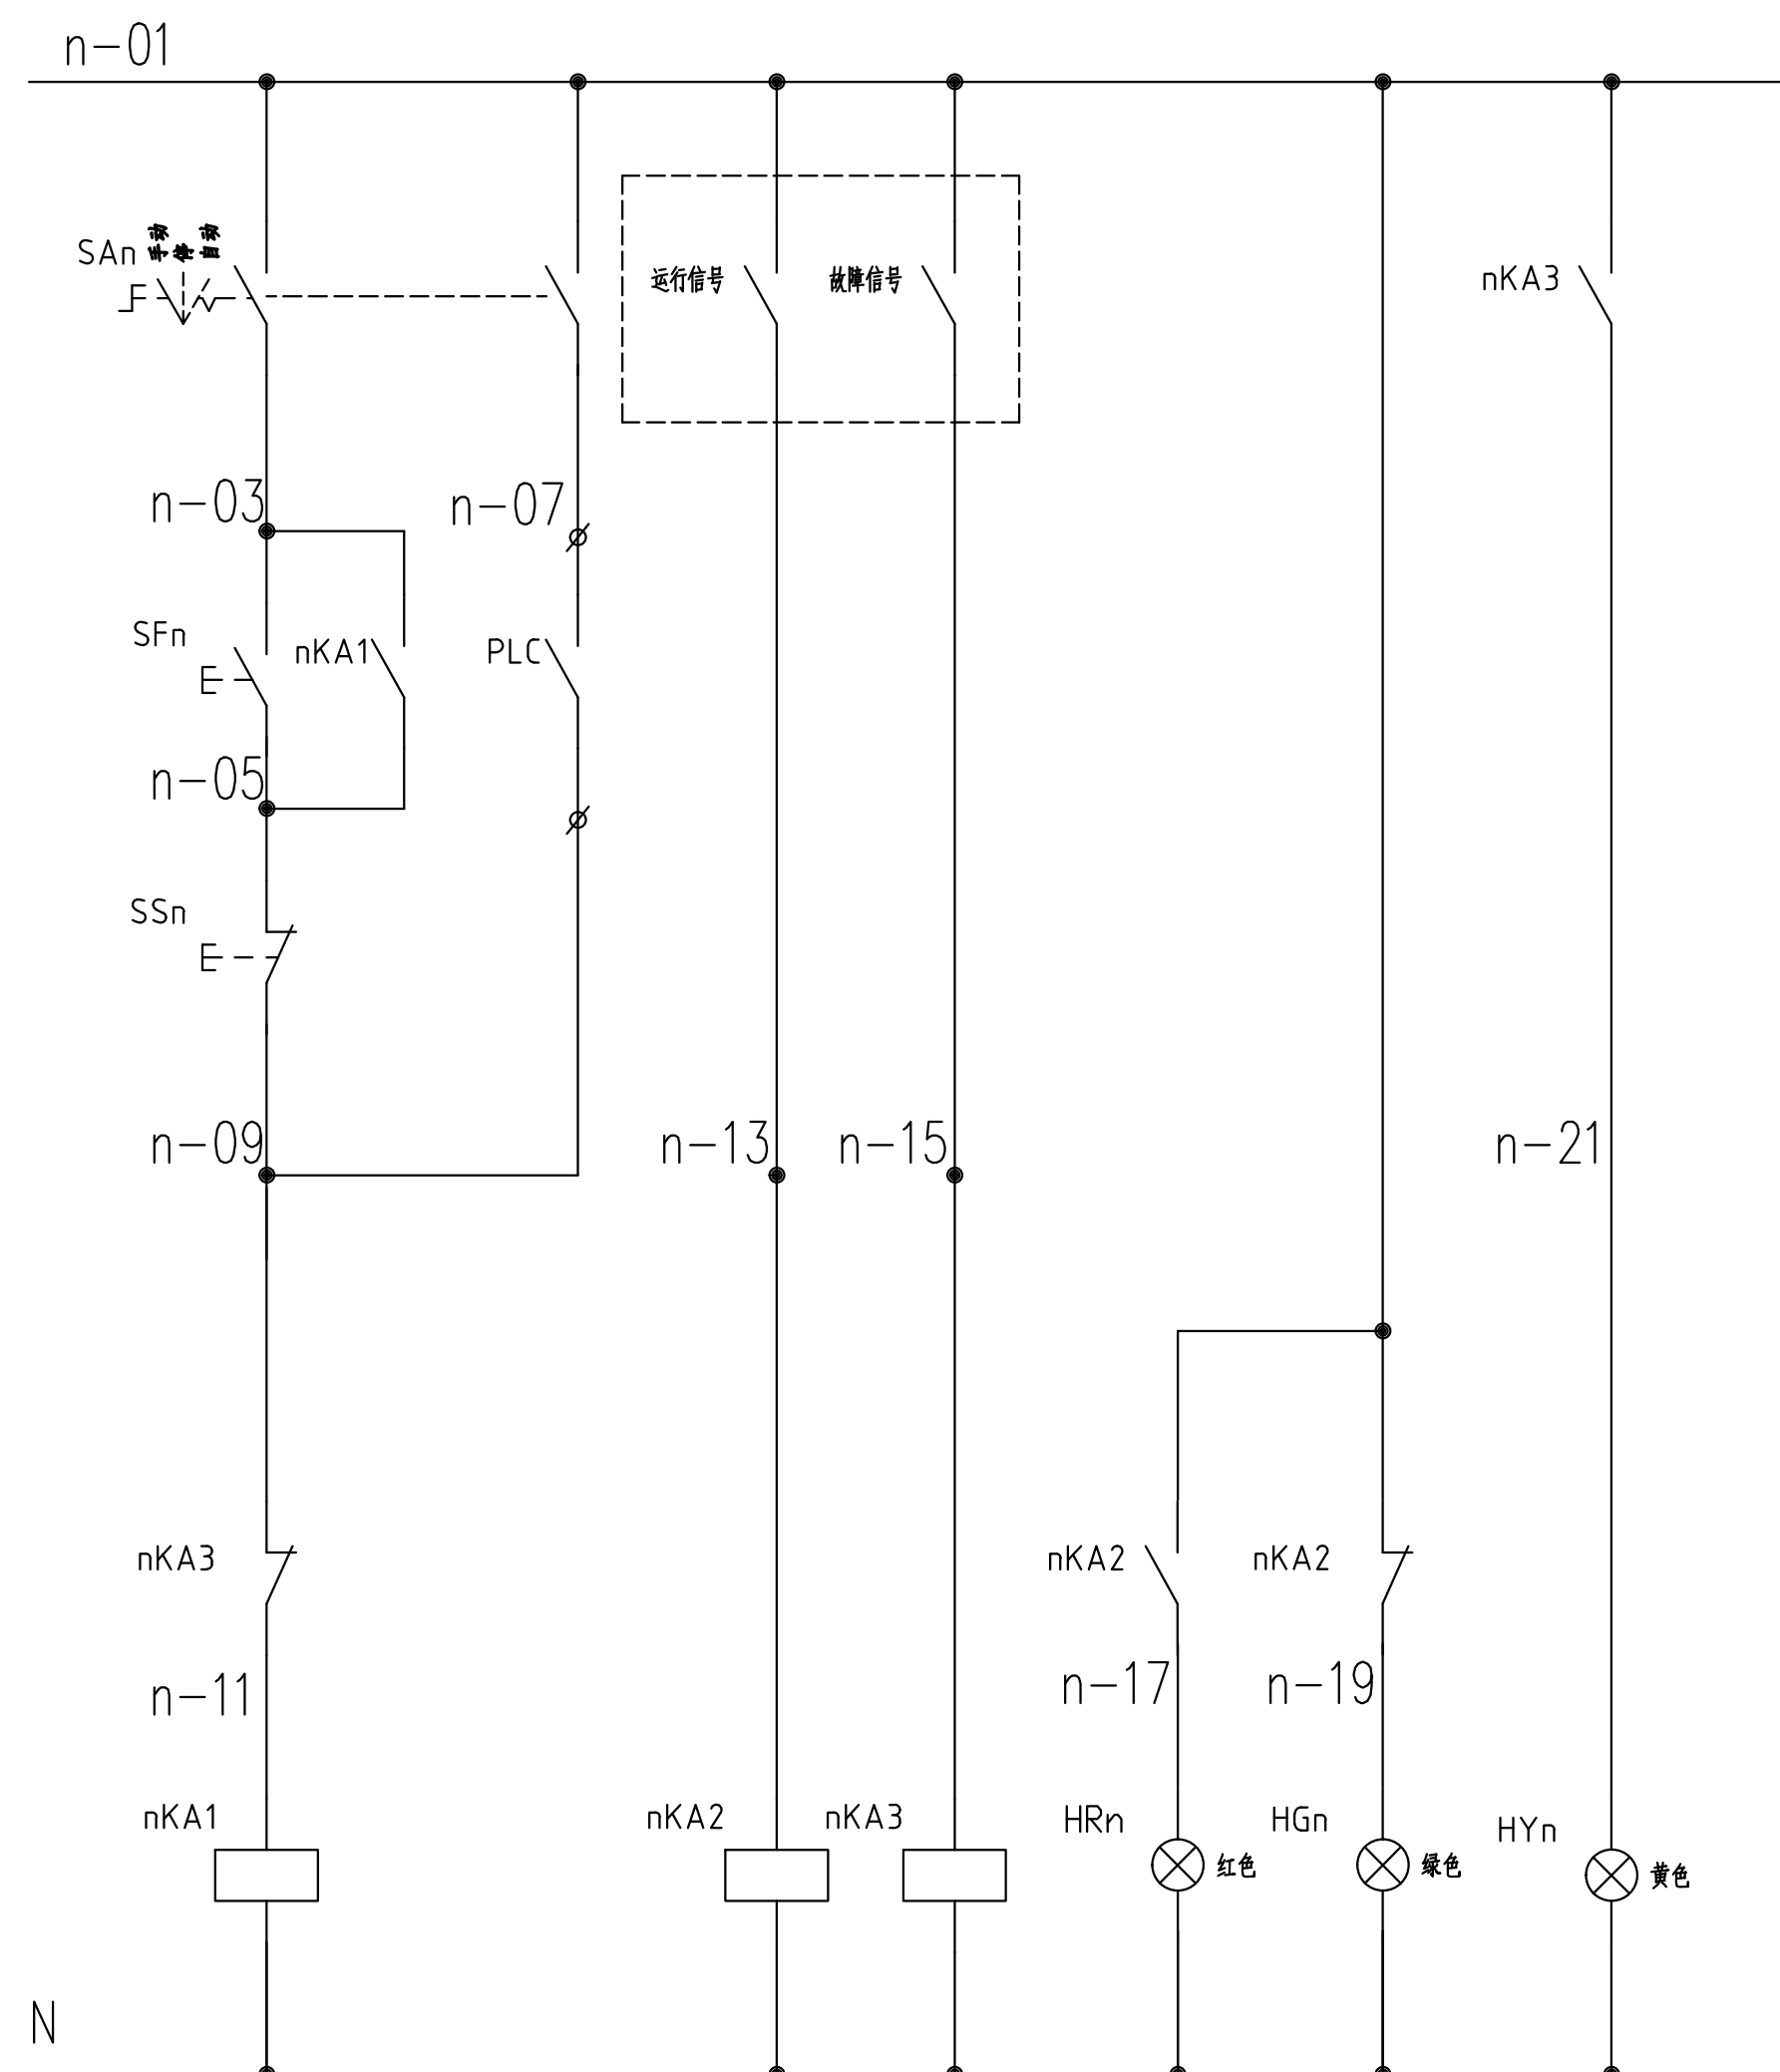


			校 核		阶 段		数字计量泵控制原理图	项目编号	
审 核			校 对		专 业	工 艺		子项名称	
设计负责人			设 计		比 例	见 图		图 号	
专业负责人			制 图		日 期			修 正 号	

会堂	给水	建筑	电气	设备	道路	水工	景观
	排水	结构	仪表	暖通	桥梁	环卫	总体

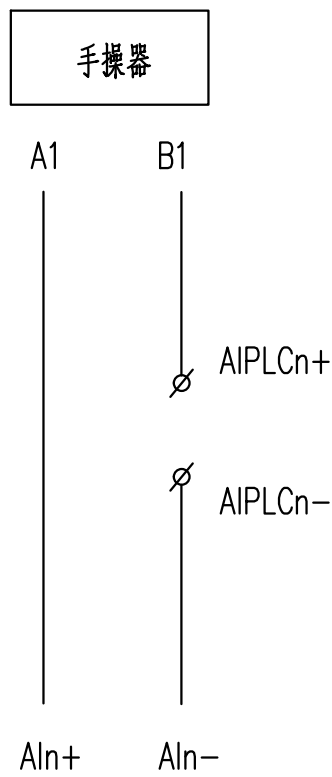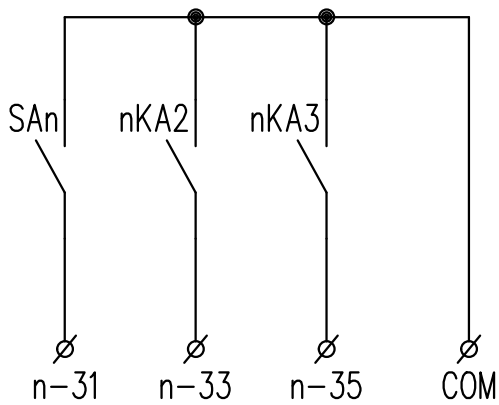

速度反馈信号

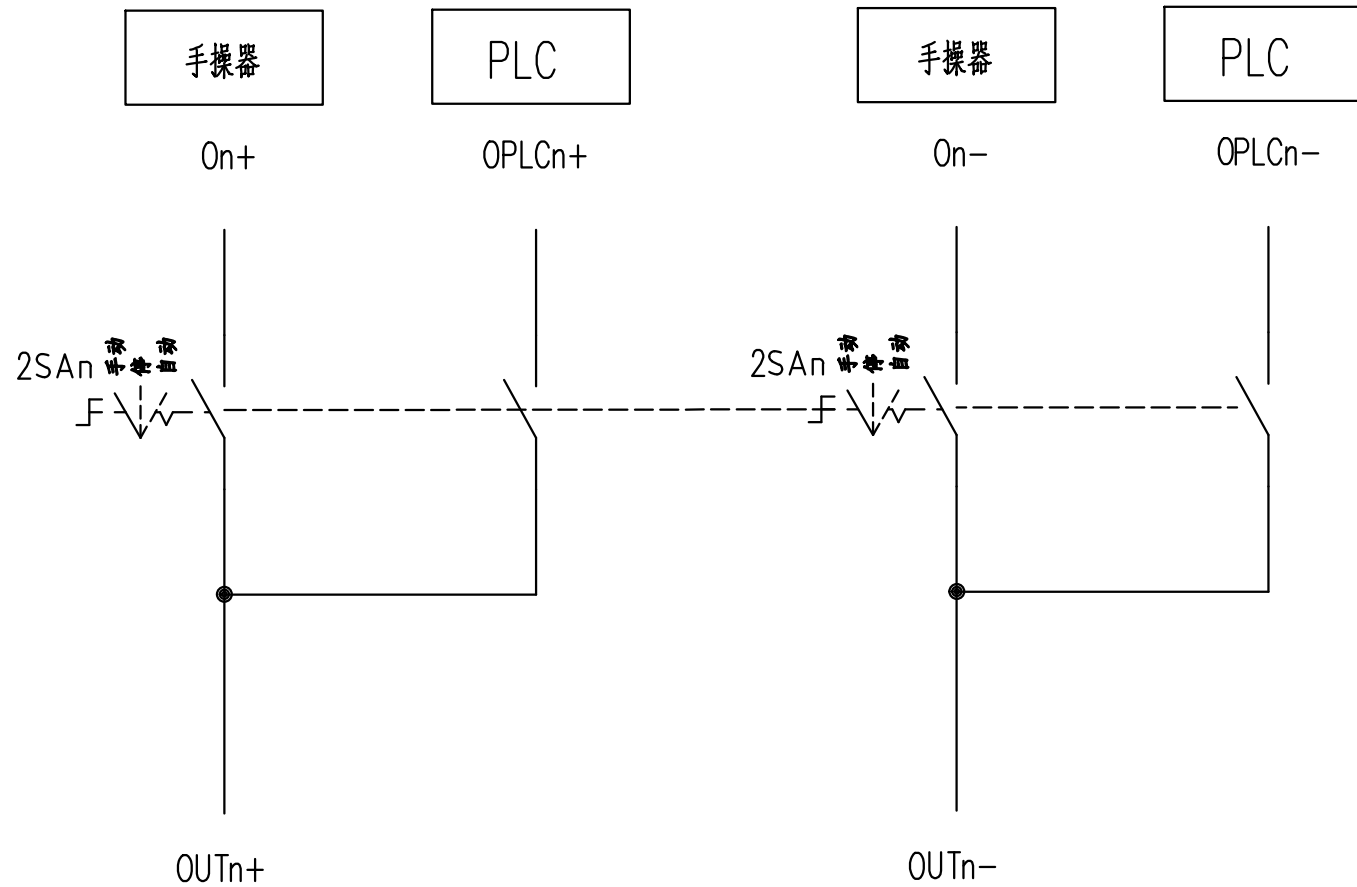

速度给定信号

端子排Xn		
QFn-1	1	1
N	2	2
PE	3	3
	4	
n23	5	1
n25	6	2
	7	
OUTn+	8	1
OUTn-	9	2
	10	
01	11	1
n13	12	2
01	13	3
n15	14	4
	15	
Aln+	16	1
Aln-	17	2
AIPLCn+	18	1
AIPLCn-	19	2
OPLCn+	20	3
OPLCn-	21	4
	22	
com	23	1
n-31	24	2
n-33	25	3
n-35	26	4
	27	
n-07	28	1
n-09	29	2
	30	

11	SSn	按钮	XB2BA31C 220VAC	1	绿色
10	SFn	按钮	XB2BA42C 220VAC	1	红色
9	手操器	手操器	0HR-E500C 27/27-0/X/X/X/X/D	4	如配4~20mA输入,1路4~20mA反馈输出,供电24VDC
8	X	端子	UK3N	30	
7	HYn	信号灯	XB2BVM5LC 220VAC	1	黄色
6	HGn	信号灯	XB2BVM3LC 220VAC	1	绿色
5	HRn	信号灯	XB2BVM4LC 220VAC	1	红色
4	nKA1~3	中间继电器	RXM4LB2P7+RXZE1M4C	3	220VAC
3		按钮触头	ZB2BE101C	2	选择开关配套
2	SAn 2SAn	选择开关	XB5AD33C	2	
1	QFn	断路器		1	型号及规格详见低压配电系统图

安装在柜上的设备					
序号	符 号	名 称	型号及规格	数量	
设 备 表					

			校 核			阶 段				项目编号		
审 核			校 对			专 业	工 艺				子项名称	
设计负责人			设 计			比 例	见 图			数字计量泵接线端子图	图 号	
专业负责人			制 图			日 期					修 正 号	
AGREED			CHECKED			STAGE				PROJECT NO.		
CHIEF DESIGNER			CHECKED			SPECIALTY				SUB ITEM		
DESIGNED			DESIGNED			SCALE				DRAWING NO.		
SPECIALTY SPONSOR			DRAWING			DATE				REV. NO.		

