



景观	总体
水工	环境
结构	桥梁
设备	暖通
电气	仪表
建筑	结构
给水	排水
会签	

进线电源: 380V 50Hz 20kW YJV-5×6

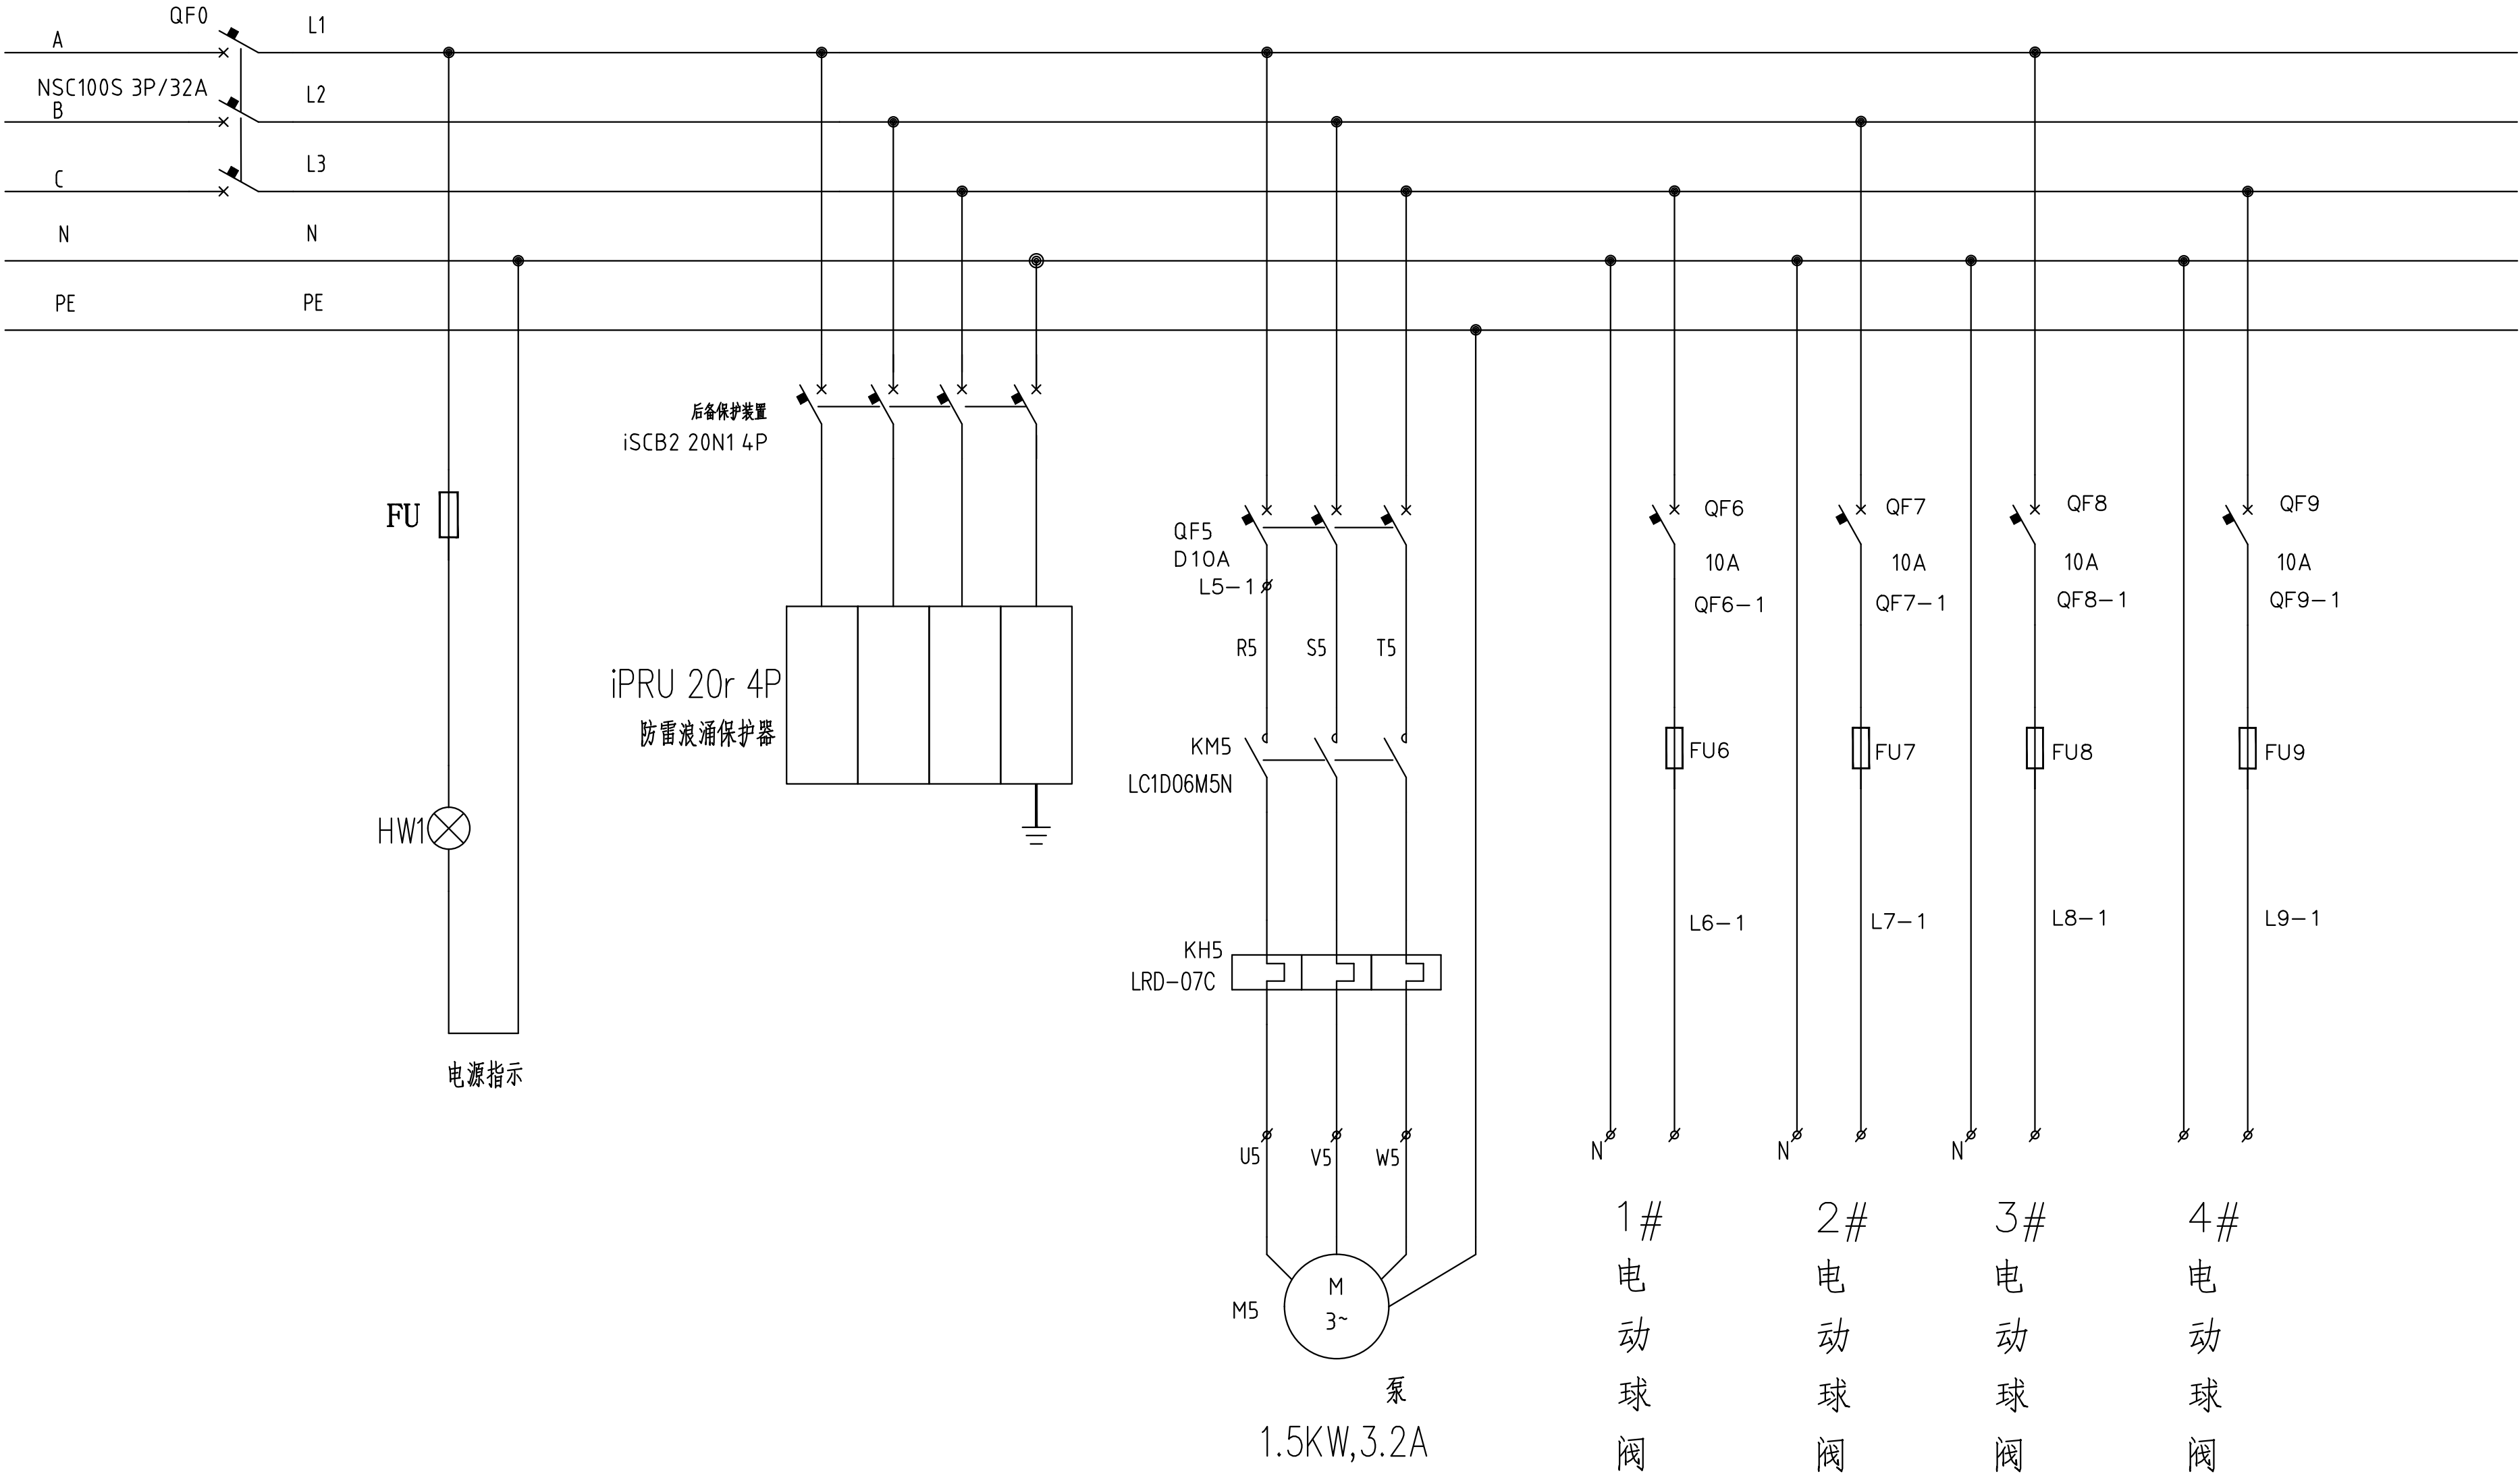


			校 核			阶 段				项目编号		
审 核			校 对			专 业	工 艺				子项名称	
设计负责人			设 计			比 例	见 图			主回路图1	图 号	
专业负责人			制 图			日 期					修 正 号	
SPECIALTY SPONSOR			DRAWING			DATE				REV. NO.		

会签	给水	建筑	电气	设备	道路	水工	景观
	排水	结构	仪表	暖通	桥梁	环卫	总体

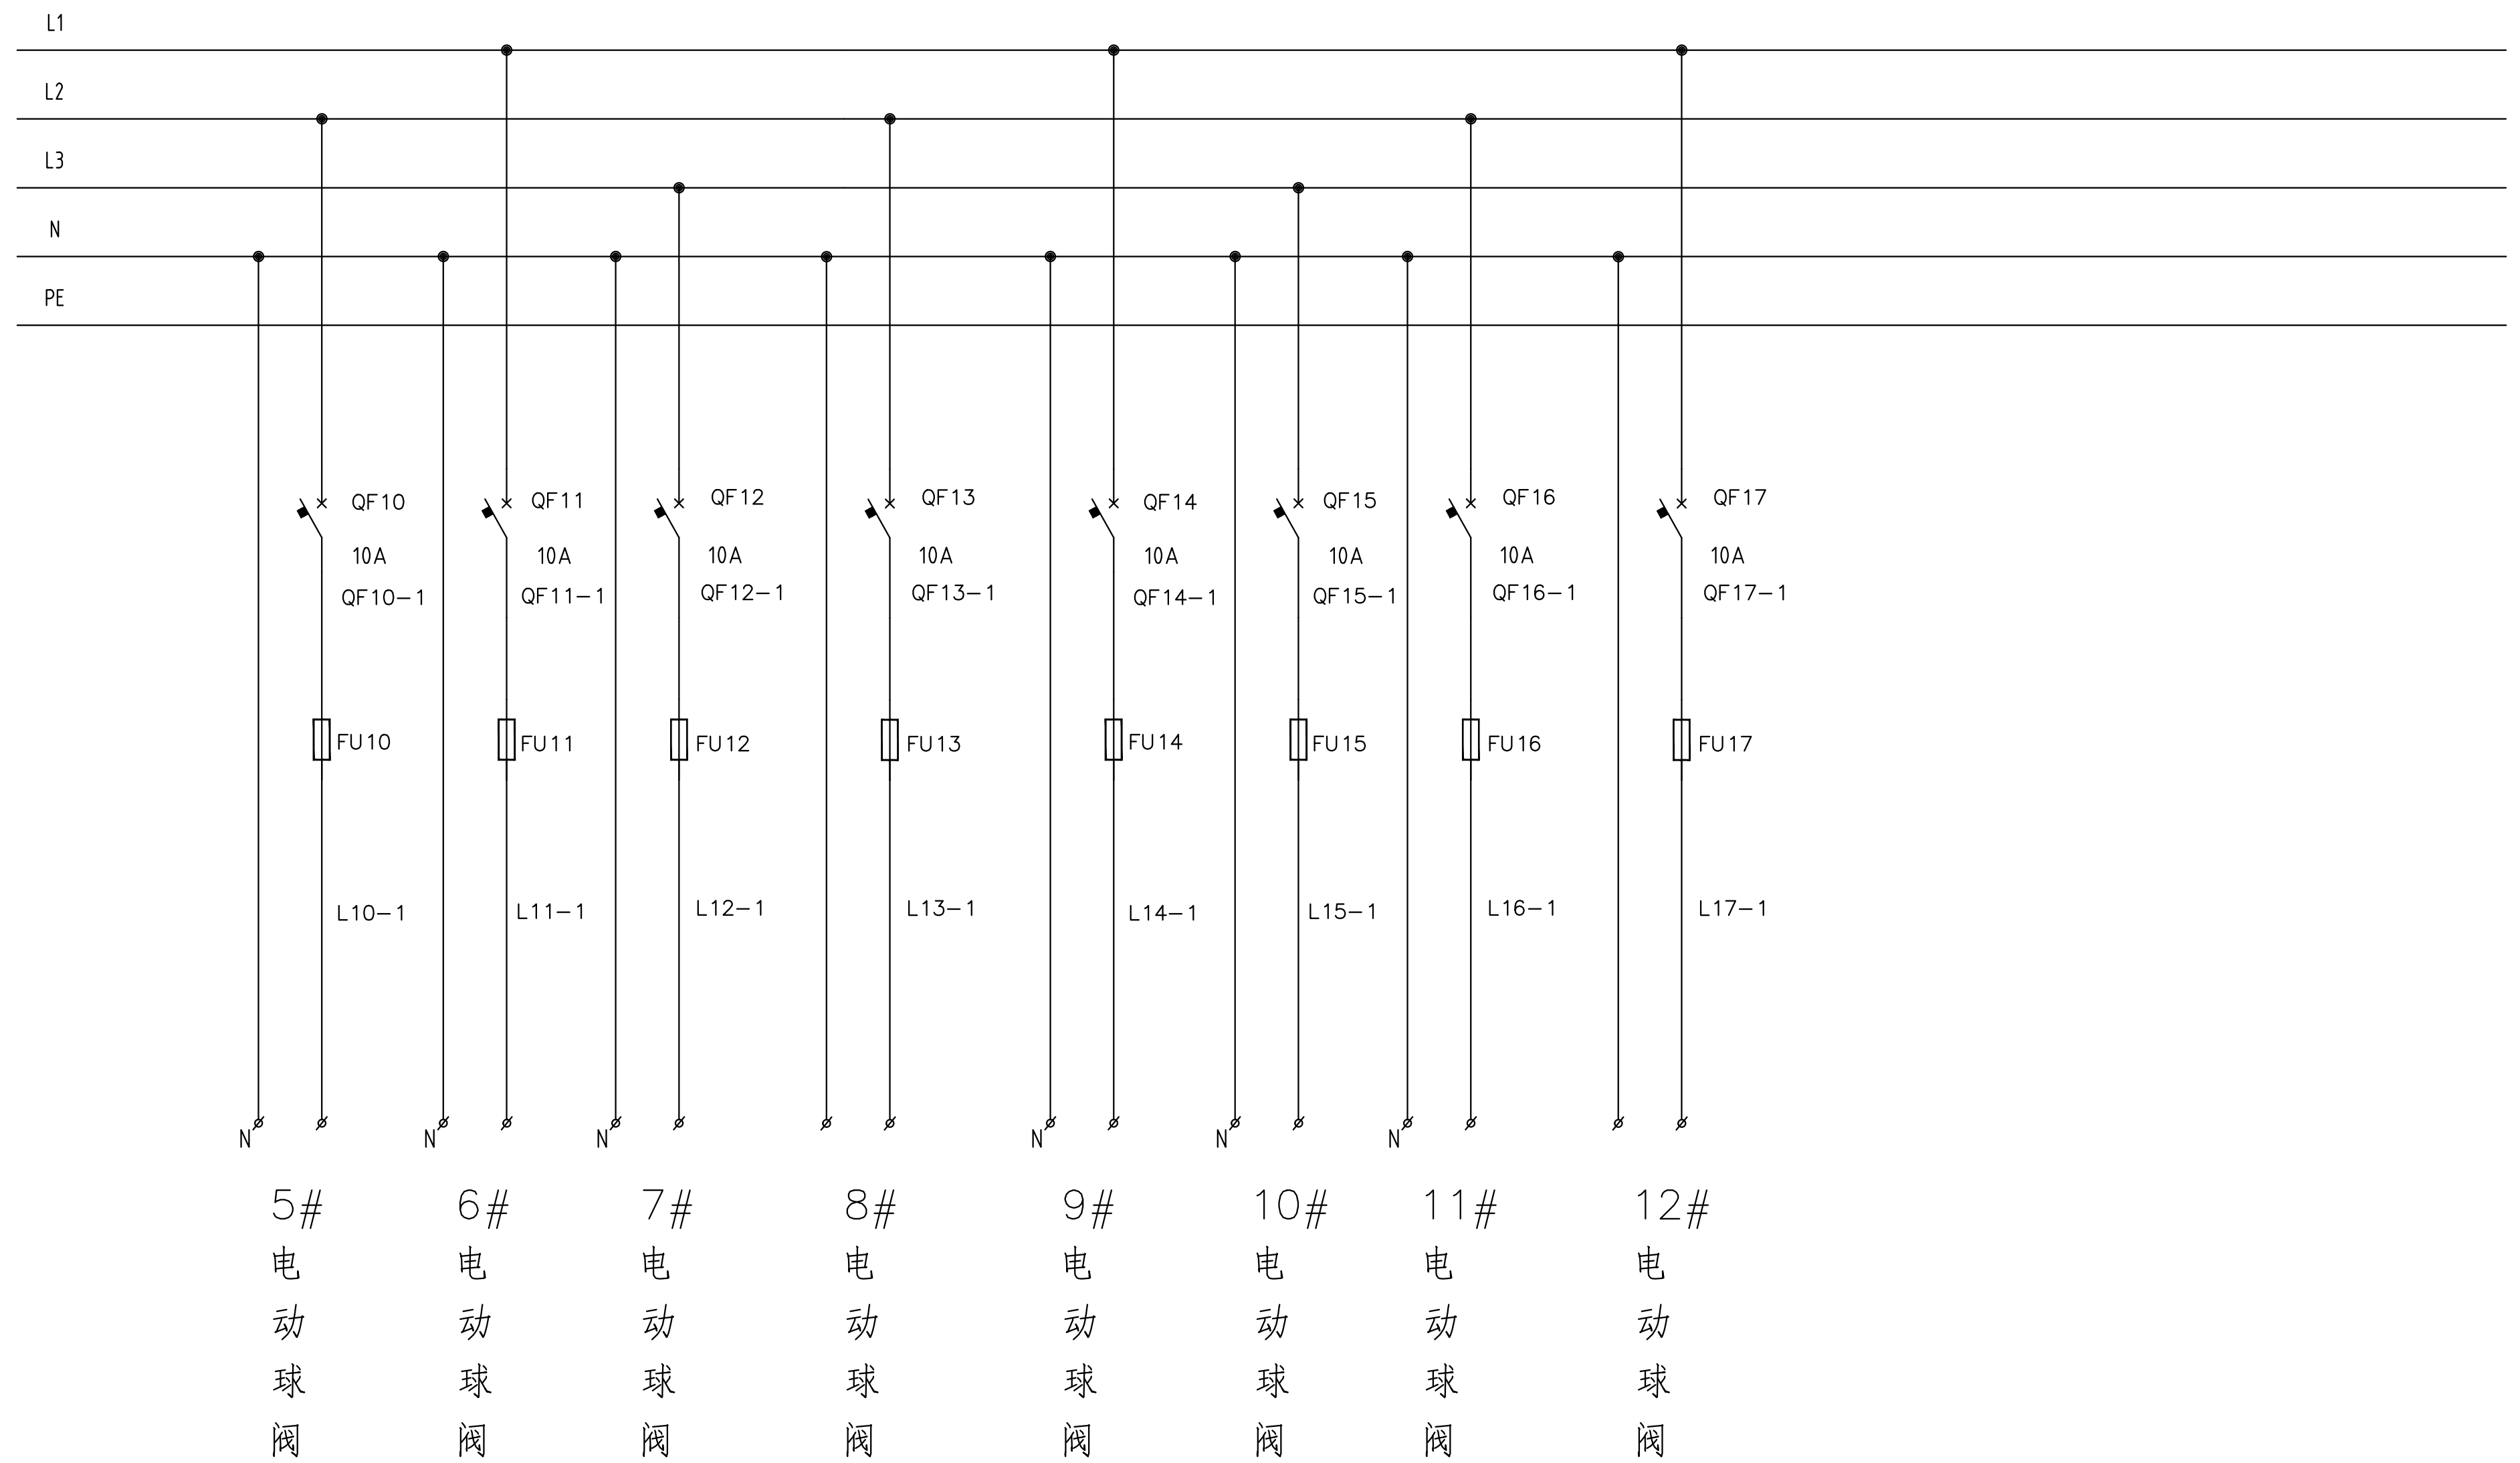

			校核	CHECKED			阶段	STAGE		主回路图2	项目编号 PROJECT NO.
审核	AGREED		校对	CHECKED			专业	SPECIALTY	工艺		子项名称 SUB ITEM
设计负责人 CHIEF DESIGNER			设计	DESIGNED			比例	SCALE	见图		图号 DRAWING NO.
专业负责人 SPECIALTY SPONSOR			制图	DRAWING			日期	DATE			修正号 REV NO.

会签	给水	排水	建筑	结构	电气	仪表	暖通	设备	管道	桥梁	水工	环卫	景观	总体
----	----	----	----	----	----	----	----	----	----	----	----	----	----	----

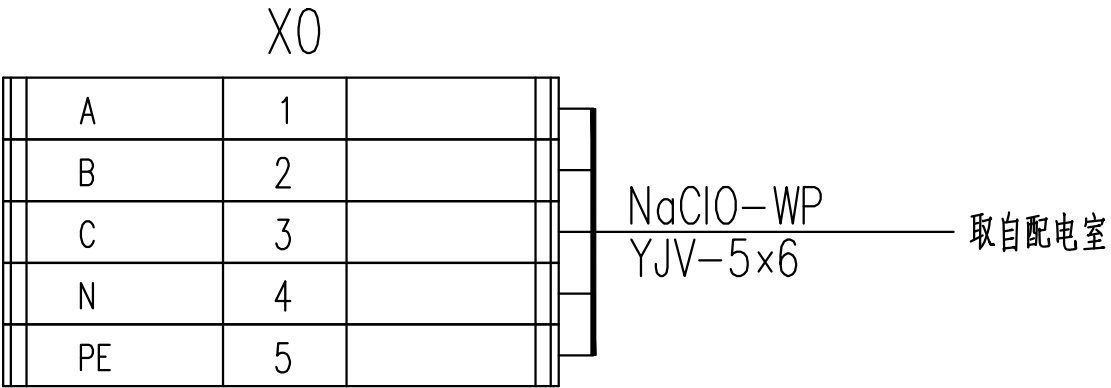


11					
10					
9					
8					
7					
6					
5	X0	端子排	UK10N	5	
4	X9	端子排	UK3N	21	
3	QF0	断路器		1	
2	HW1	信号灯		1	白色
1	FU0	保险	1A	1	

安装在柜上的设备					
序号	符 号	名 称	型号及规格	数量	
设 备 表					

			校 核			阶 段				项目编号	
审 核			校 对			专 业	工 艺			子项名称	
设计负责人			设 计			比 例	见 图			图 号	
专业负责人			制 图			日 期				修 正 号	
CHIEF DESIGNER			DESIGNED			DATE				REV NO.	
SPECIALTY SPONSOR			DRAWING						接线端子图		

会	水	建筑	电气	设备	道路	水工	景观
整	排水	结构	仪表	暖通	桥梁	环卫	总体

面板布置

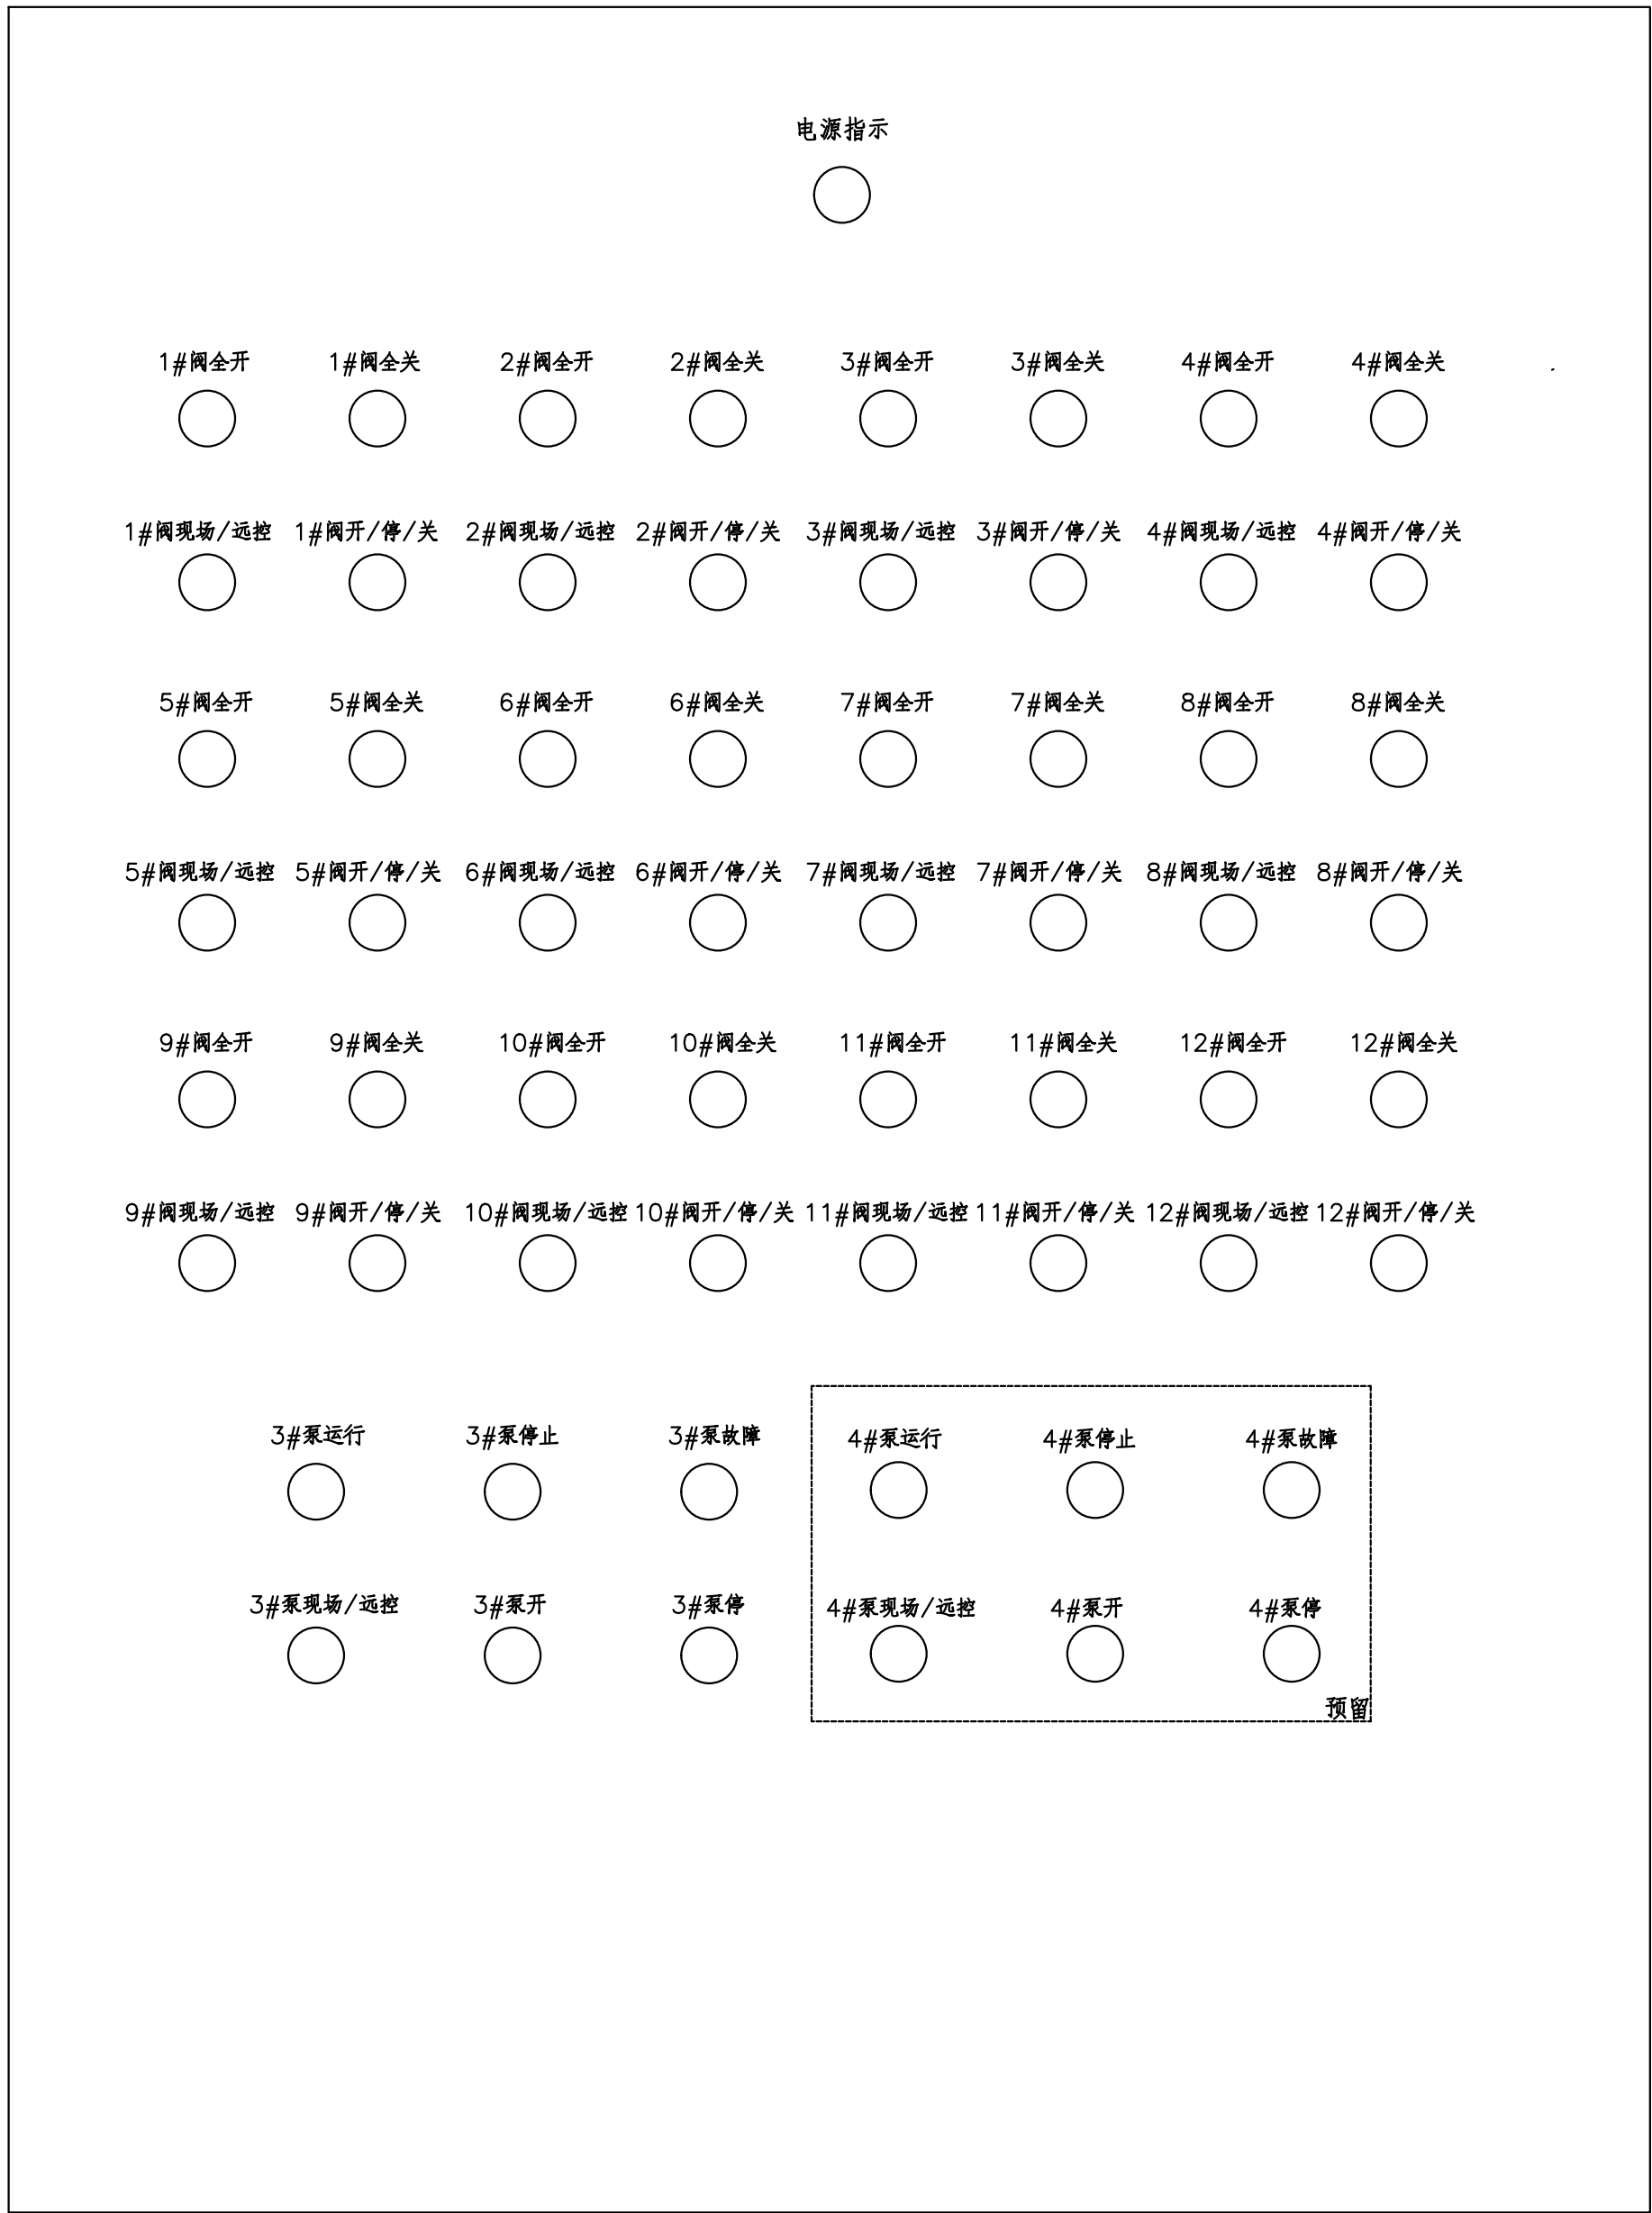

说明：1、箱内元器件与安装底板固定方式，在安装底板上套丝攻牙固定
2、挂墙安装，柜体尺寸：700*250*1000，防护等级：IP55
3、304不锈钢(1.2mm厚)
4、箱门有电气安全标识，箱门与箱体有接地线

11					
10					
9					
8					
7					
6					
5					
4					
3					
2					
1					
安装在柜上的设备					
序号	符 号	名 称	型号及规格	数量	
设 备 表					
			项目编号 PROJECT NO.		
			子项名称 SUB ITEM		
			图 号 DRAWING NO.		
			修 正 号 REV NO.		
面板布置示意图					